



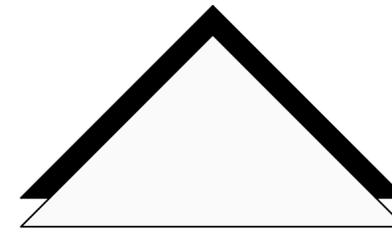

Gruppenklärwerk Aichtal

Erweiterung und Modernisierung 45.000 EW

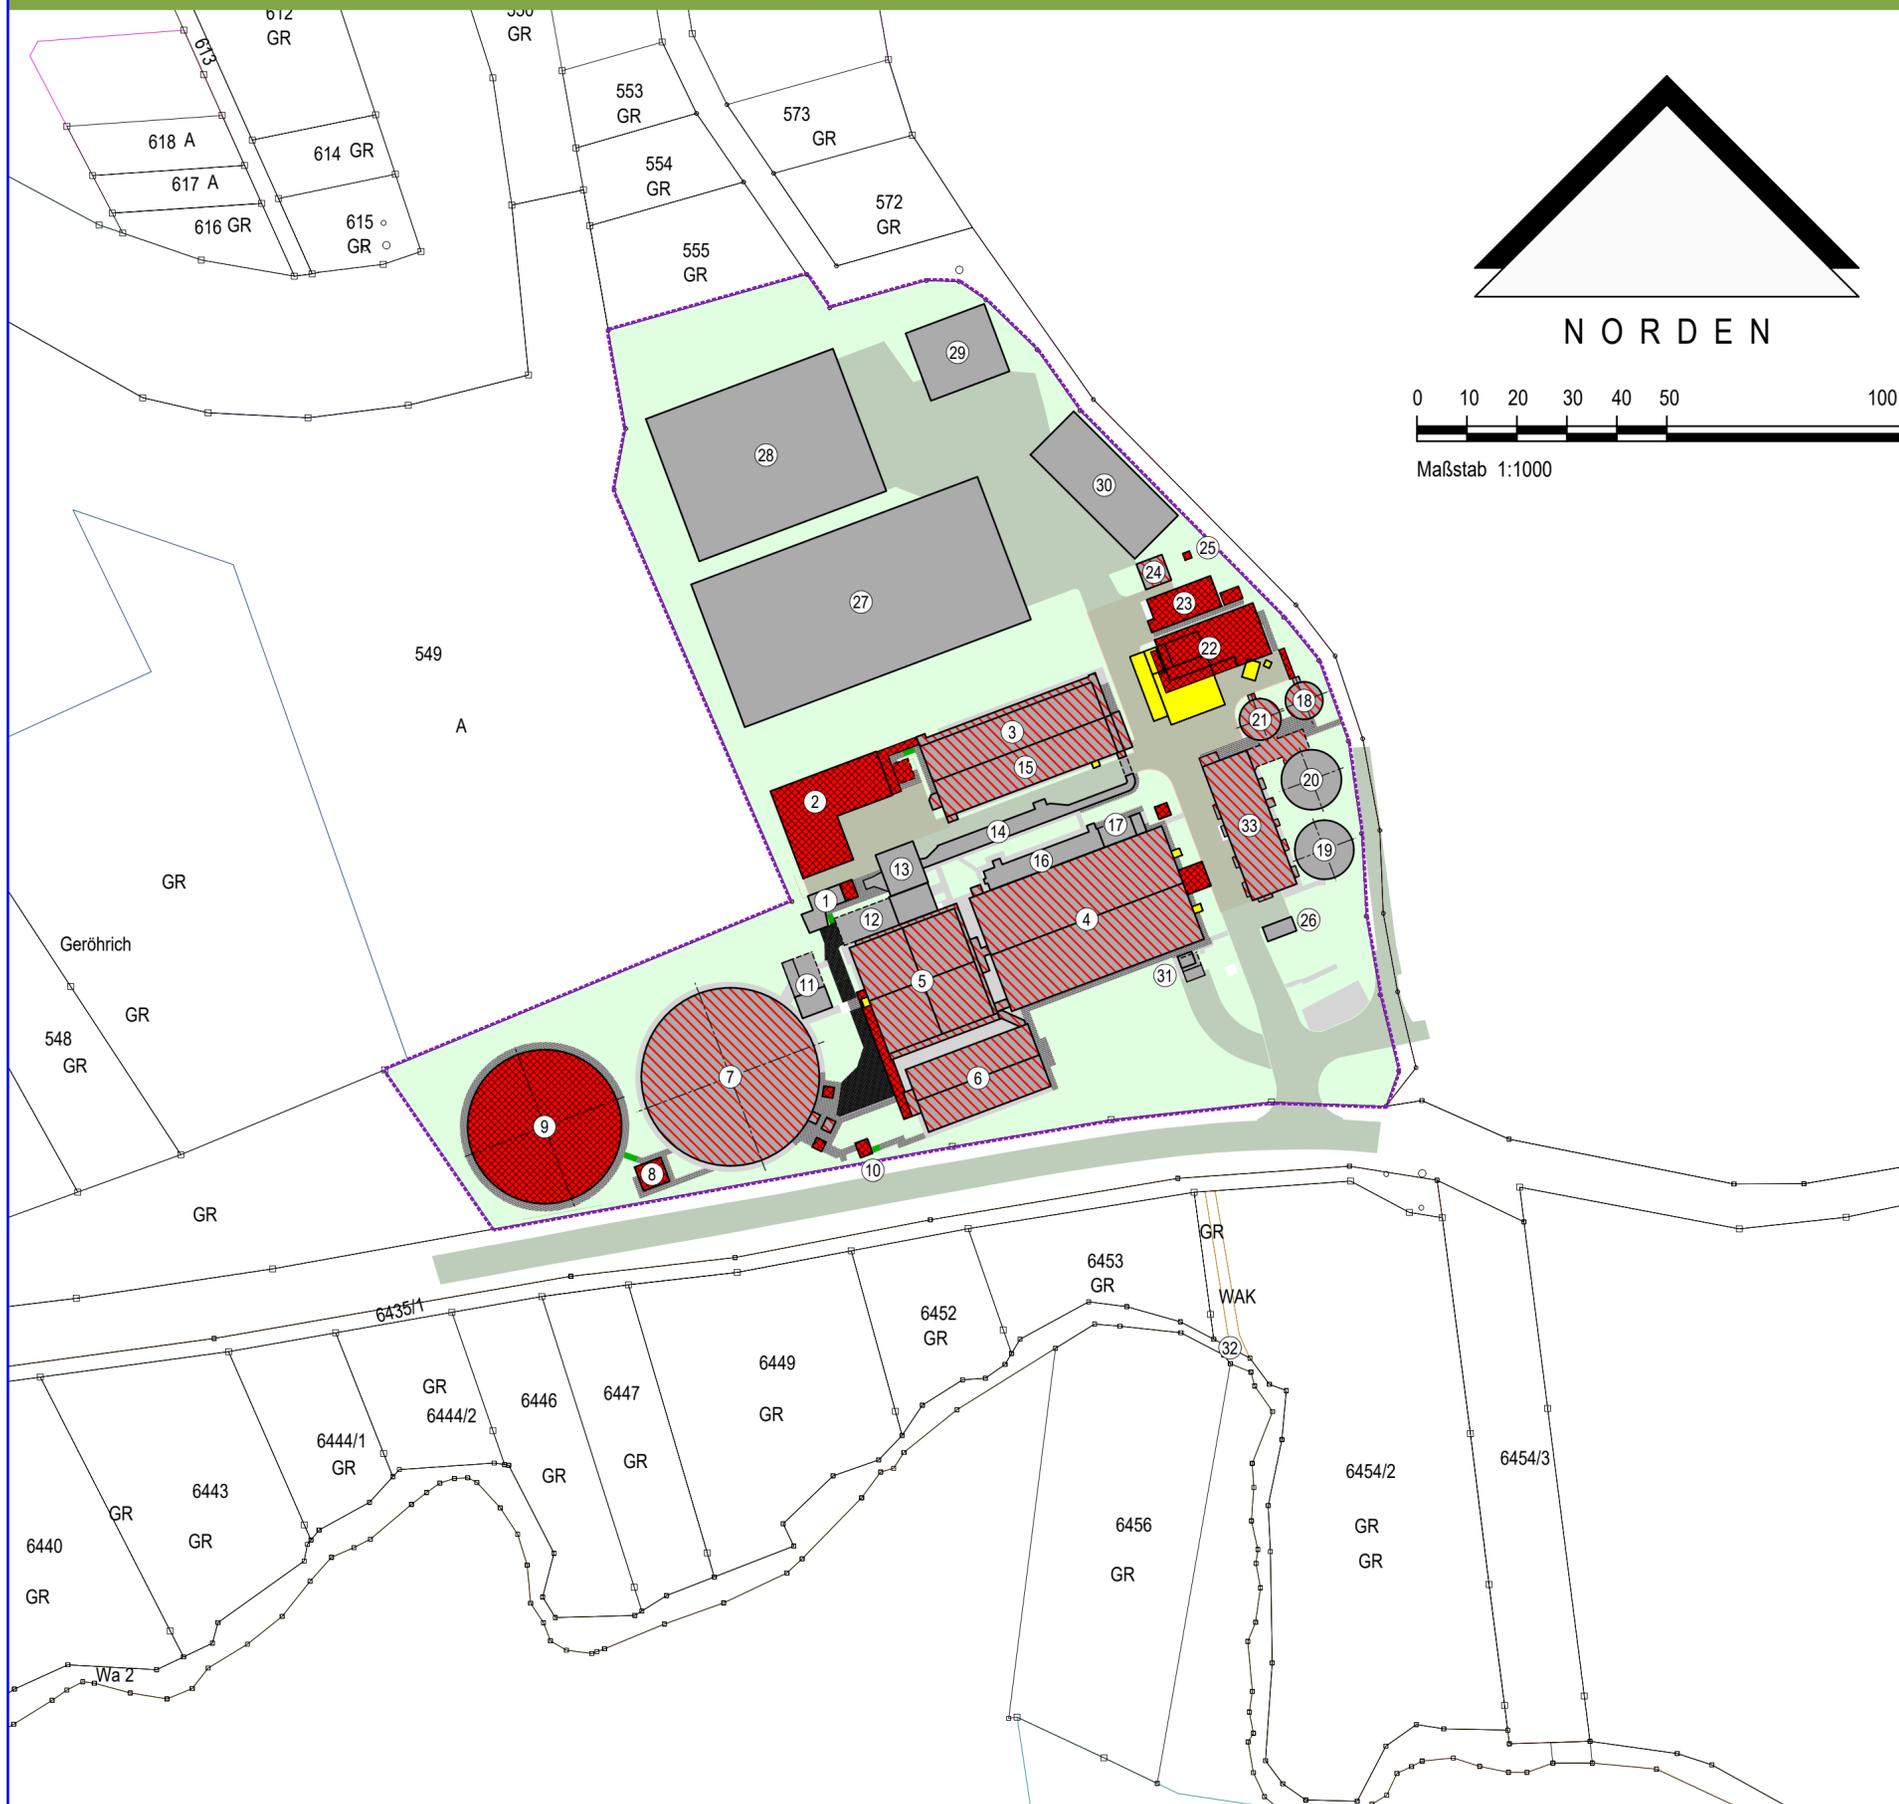

NORDEN



Maßstab 1:1000

LEGENDE:


- | | |
|--|-----------------------------|
| 1. Beckenüberlauf | 17. RLS-Regelung |
| 2. Rechengebäude 2 | 18. Voreindicker |
| 3. Vorklärbecken | 19. Kombinationsbehälter 1 |
| 4. Belebungsbecken 1 | 20. Kombinationsbehälter 2 |
| 5. Belebungsbecken 2 | 21. Nacheindicker |
| 6. Belebungsbecken 3 | 22. Maschinengebäude |
| 7. Nachklärbecken 1 | 23. Prozesswasserbehandlung |
| 8. Zwischenpumpwerk | 24. Gebläseraum |
| 9. Nachklärbecken 2 | 25. Gasfackel |
| 10. Ablaufmengenmessung | 26. Trafostation |
| 11. RLS-Pumpwerk | 27. Solare Trocknung Süd |
| 12. Gebläsestation | 28. Solare Trocknung Nord |
| 13. Rechengebäude 1 | 29. Schlammager |
| 14. Sandfang - Nutzung als Zulaufgerinne | 30. Lagerhalle |
| 15. RÜB | 31. PH-Lager |
| 16. Sandfang - Nutzung als Rohrkanal | 32. Auslaufbauwerk |
| | 33. Betriebsgebäude |

- | | |
|---------------------|-------------------------------|
| bestehende Bauwerke | bestehende Bauwerke -Umbau- |
| geplante Bauwerke | bestehende Bauwerke -Abbruch- |

Planname

KA - Übersichtsageplan 1:1.000

Plannummer	Leistungsphase	Index
31	Entwurfsplanung	

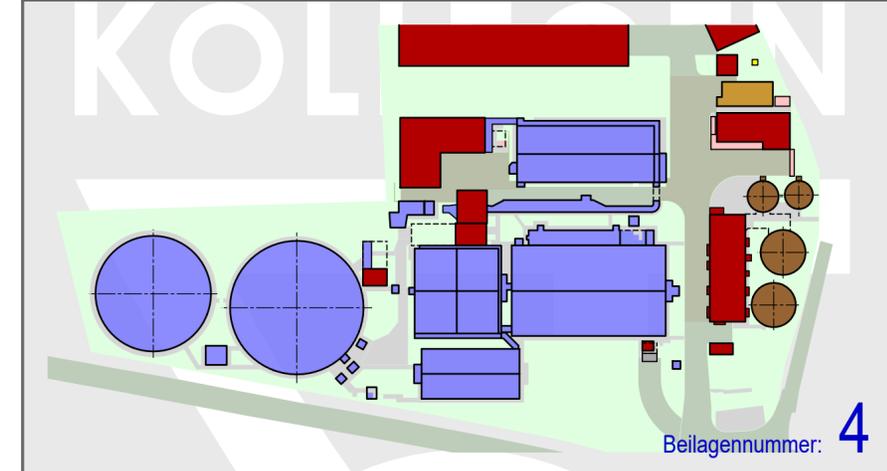

Gruppenklärwerk Aichtal 45.000 EW

Erweiterung und Modernisierung des Gruppenklärwerks Aichtal

Bauteil
Kläranlage Gesamt

Leistungsphase
Entwurfsplanung

Planart
Übersichtslageplan

Maßstab 1:1000
Format DIN A1

Hauptplaner
DÜNSER • AIGNER • KOLLEGEN
Ingenieurplanungsgruppe GmbH
Tel. 089/552264-0 Fax. 089/552264-29
Christoph-Rapparini-Bogen 27/EG 80639 MÜNCHEN

Freigabe
Gez. D. Sandner
Gepr. M. Lerner

Auftraggeber
Zweckverband Gruppenklärwerk Aichtal
Böblinger Straße 5-7
71088 Holzgerlingen

Datum
Ges.

LAGEPLAN M = 1 = 1.000